


Legende Halle 550

Architektur	Hindernisse / Sperrzonen	technische Ausstattung	Medienübergabestellen	Rigging
Aufsicht / Projektion Voll Schnitt Mauerwerk Beton Stahlbau Dämmung Klinker Fallwand Brandmauer Gips Holz Lüftung	Hindernisse im Raum UK < 3m ab Boden Hindernisse im Raum UK > 3m ab Boden Bodenkanal Sperfläche Fluchtweg Turanmessung Kote	Notausgang Brandbekämpfungsmittel Sanitätsmittel Wasseranschluss (kein Trinkwasser) Druckluftleitung (Punkt-Punkt-Lösung) LAN-Anschluss Steckdosenverleiher Steckdosenverleiher Steckdosenverleiher Stromanschluss Stromanschluss Stromanschluss	montiert auf Deckenhöhe Medienübergabestelle Typ AA (ab Regierum C1) Medienübergabestelle Typ AB (ab Regierum C1) Medienübergabestelle Typ CCA (ab Regierum C2) Medienübergabestelle Typ CCB (ab Regierum C2) Medienübergabestelle Typ CCE (ab Regierum C2) montiert ca. 1m ab Boden Medienübergabestelle Typ E (ab Regierum C1) Medienübergabestelle Typ EE (ab Regierum C2)	Traverse Eurothuss FD34 schwarz Hängepunkt Hängepunkt inkl. Motorbetriebezug

Projekt: Halle 550
 Plan: EG - Grundriss inkl. Strom & Wasser
 1:150
 Datum: 05.07.2021
 Blatt: BM
 Scale: 1:150
 Logo: Halle 550.ch

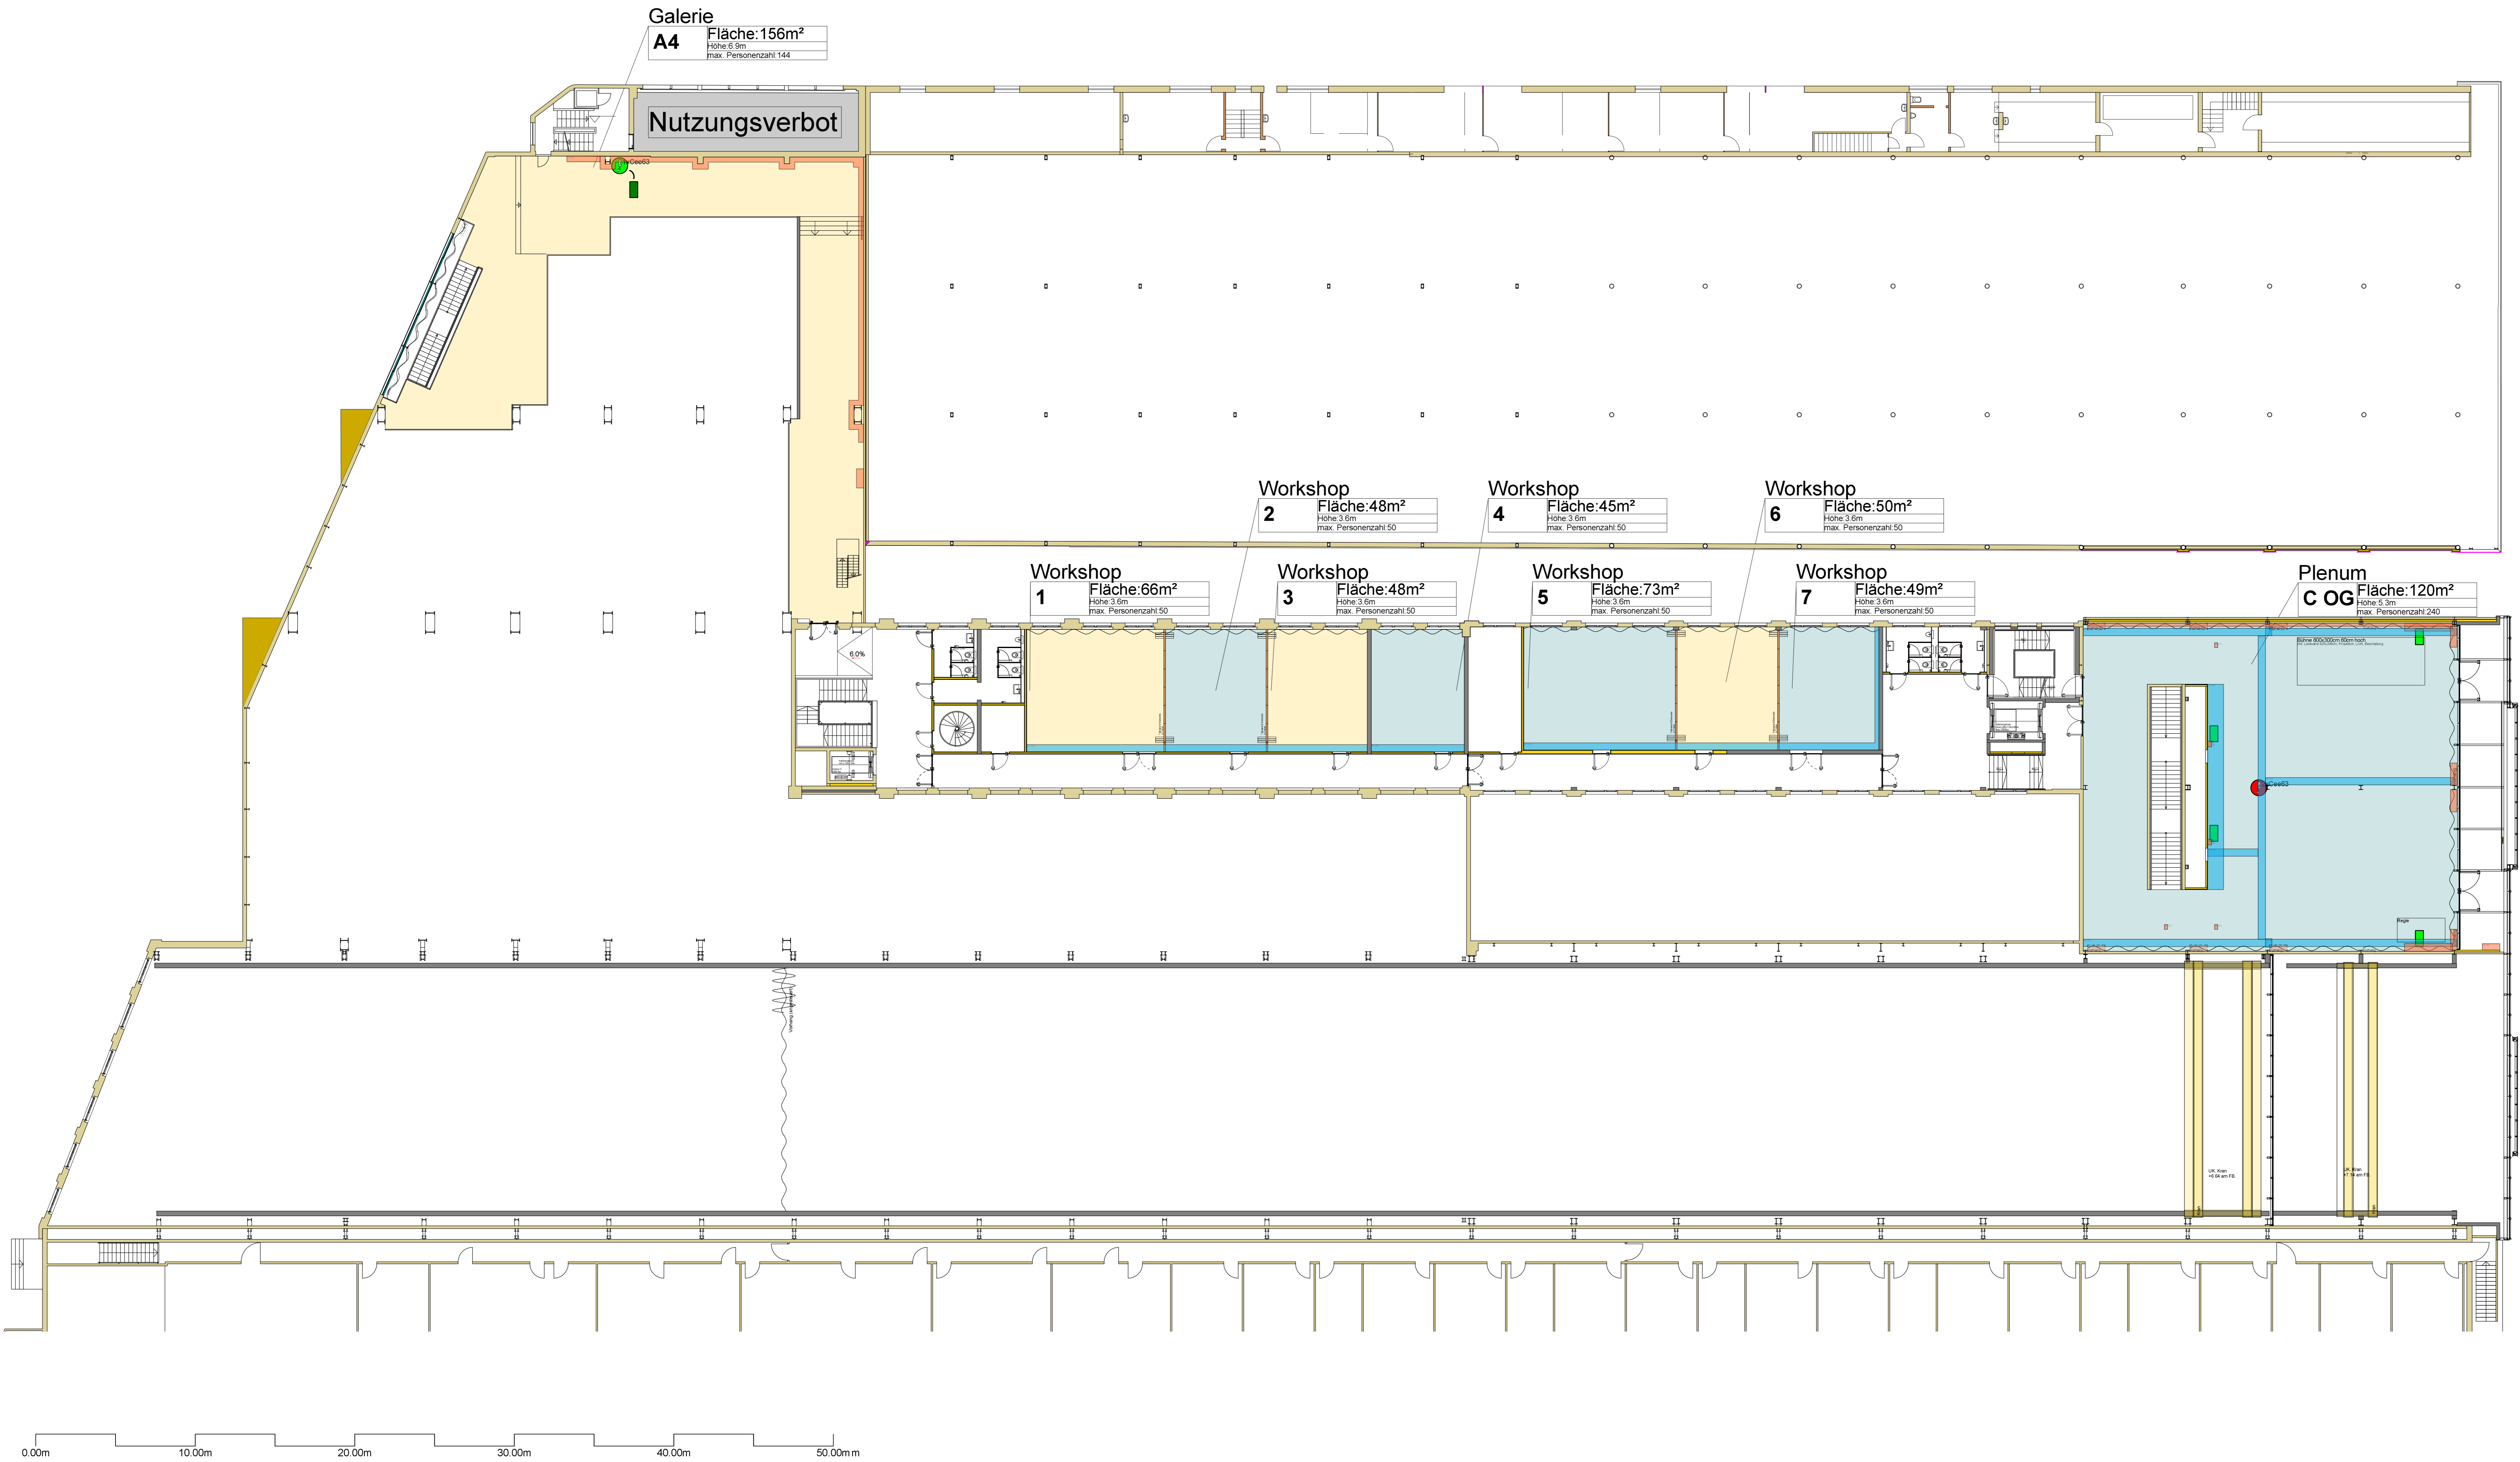

Legende Halle 550

Architektur Aufsicht: Voll Projektion: Voll		Hindernisse / Sperrzonen Hindernisse im Raum UK < 3m ab Boden Hindernisse im Raum UK > 3m ab Boden Bodenkanal Sperfläche Fluchtweg Turatmessung Kote		technische Ausstattung Notausgang Brandschutzmittel Sanitärmittel Wasseranschluss (kein Trinkwasser) Druckluftleitung (Punkt-Punkt-Lösung) LAN-Anschluss Steckdosenverlefer 1x Cee125-S Steckdosenverlefer 1x Cee150-S Steckdosenverlefer 1x Cee150-S Steckdosenverlefer gesteckt CeeE3-S Steckdosenverlefer in Bodendose Stromschiene 1x CeeE3-S Stromschiene 2x CeeE3-S Stromanschluss 1x CeeE3-S		Medienübergabestellen montiert auf Deckenhöhe Medienübergabestelle Typ AA (ab Regieraum C1) Medienübergabestelle Typ AB (ab Regieraum C1) Medienübergabestelle Typ C2A (ab Regieraum C2) Medienübergabestelle Typ C2B (ab Regieraum C2) montiert ca. 1m ab Boden Medienübergabestelle Typ E (ab Regieraum C1) Medienübergabestelle Typ C2E (ab Regieraum C2)		Rigging Traverse Euroflus FD34 schwarz Hängepunkt Hängepunkt (mit Motorbetätigung)	
--	--	--	--	--	--	---	--	--	--

Projekt: Halle 550 Plan: OG - Grundriss inkl. Strom & Wasser 1:150		Datum: 06.08.2021 06.08.2021 06.08.2021		Datum: 20.07.2021 05.07.2021 05.07.2021		BM BM BM	
--	--	--	--	--	--	----------------	--

ISO A0 1:150 **Halle 550**.ch